



B-B

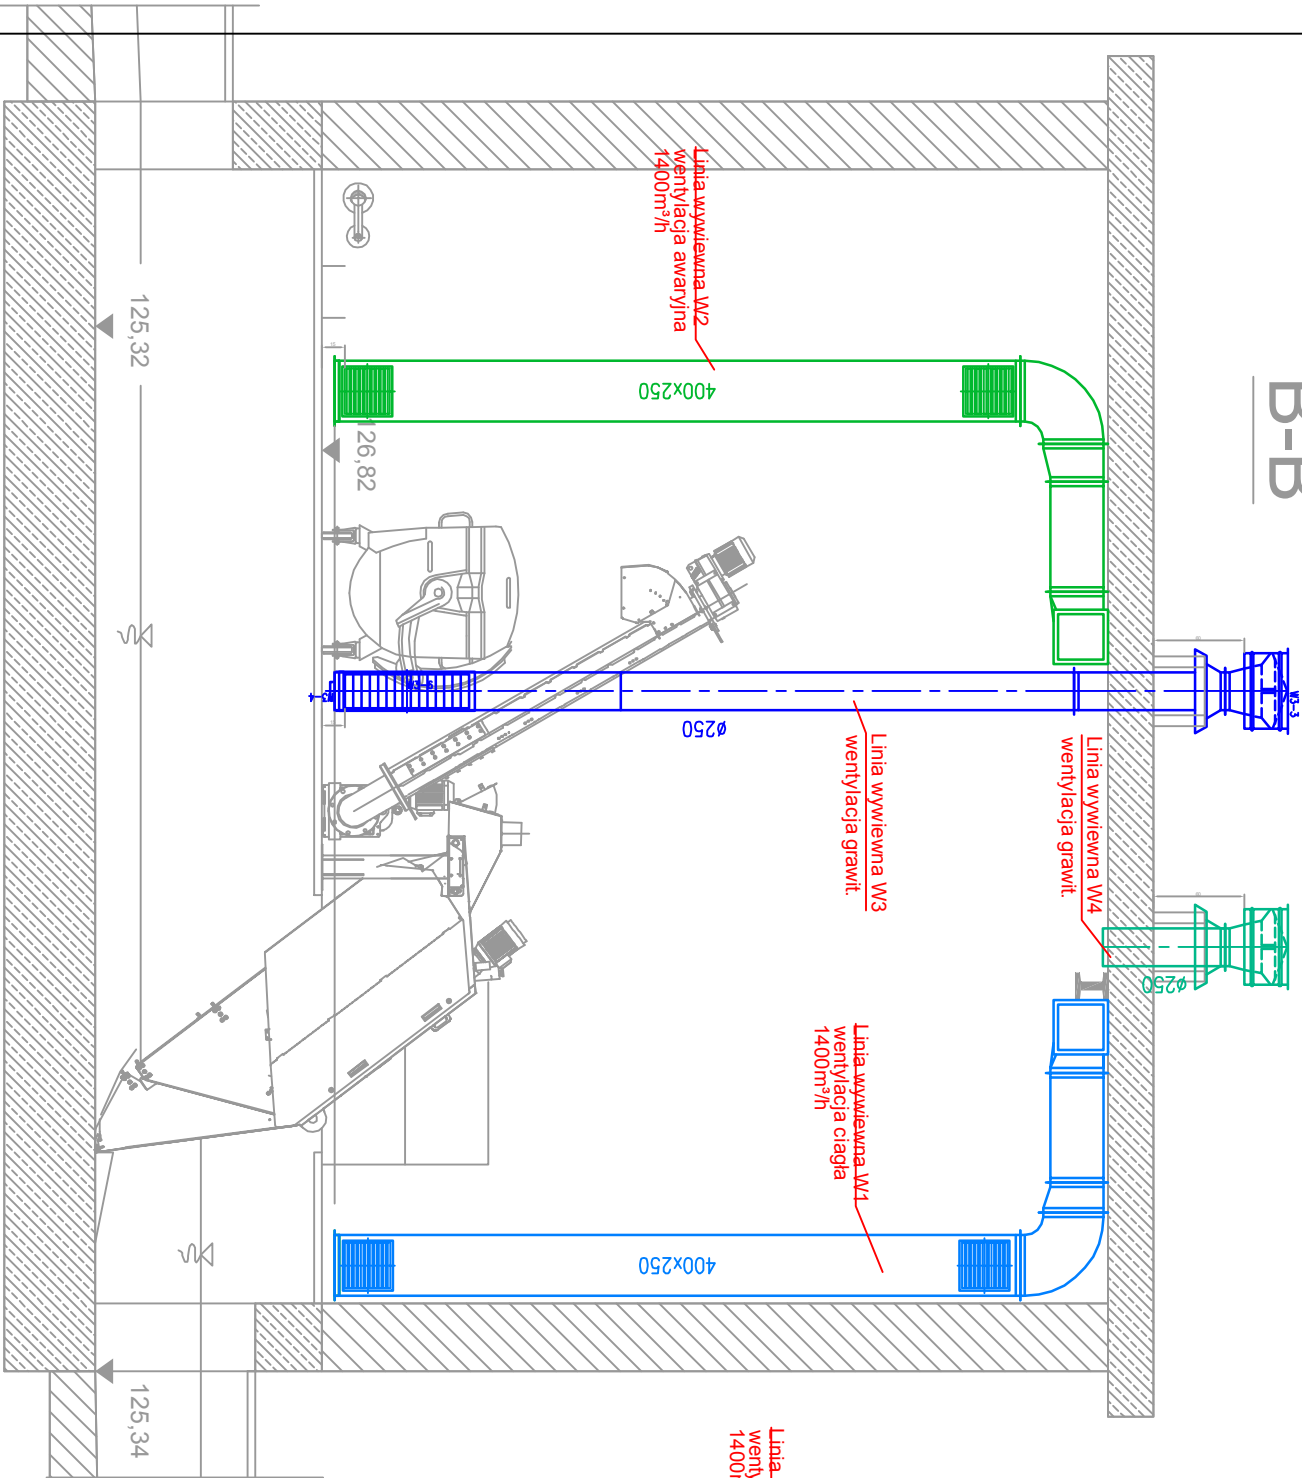

A-A

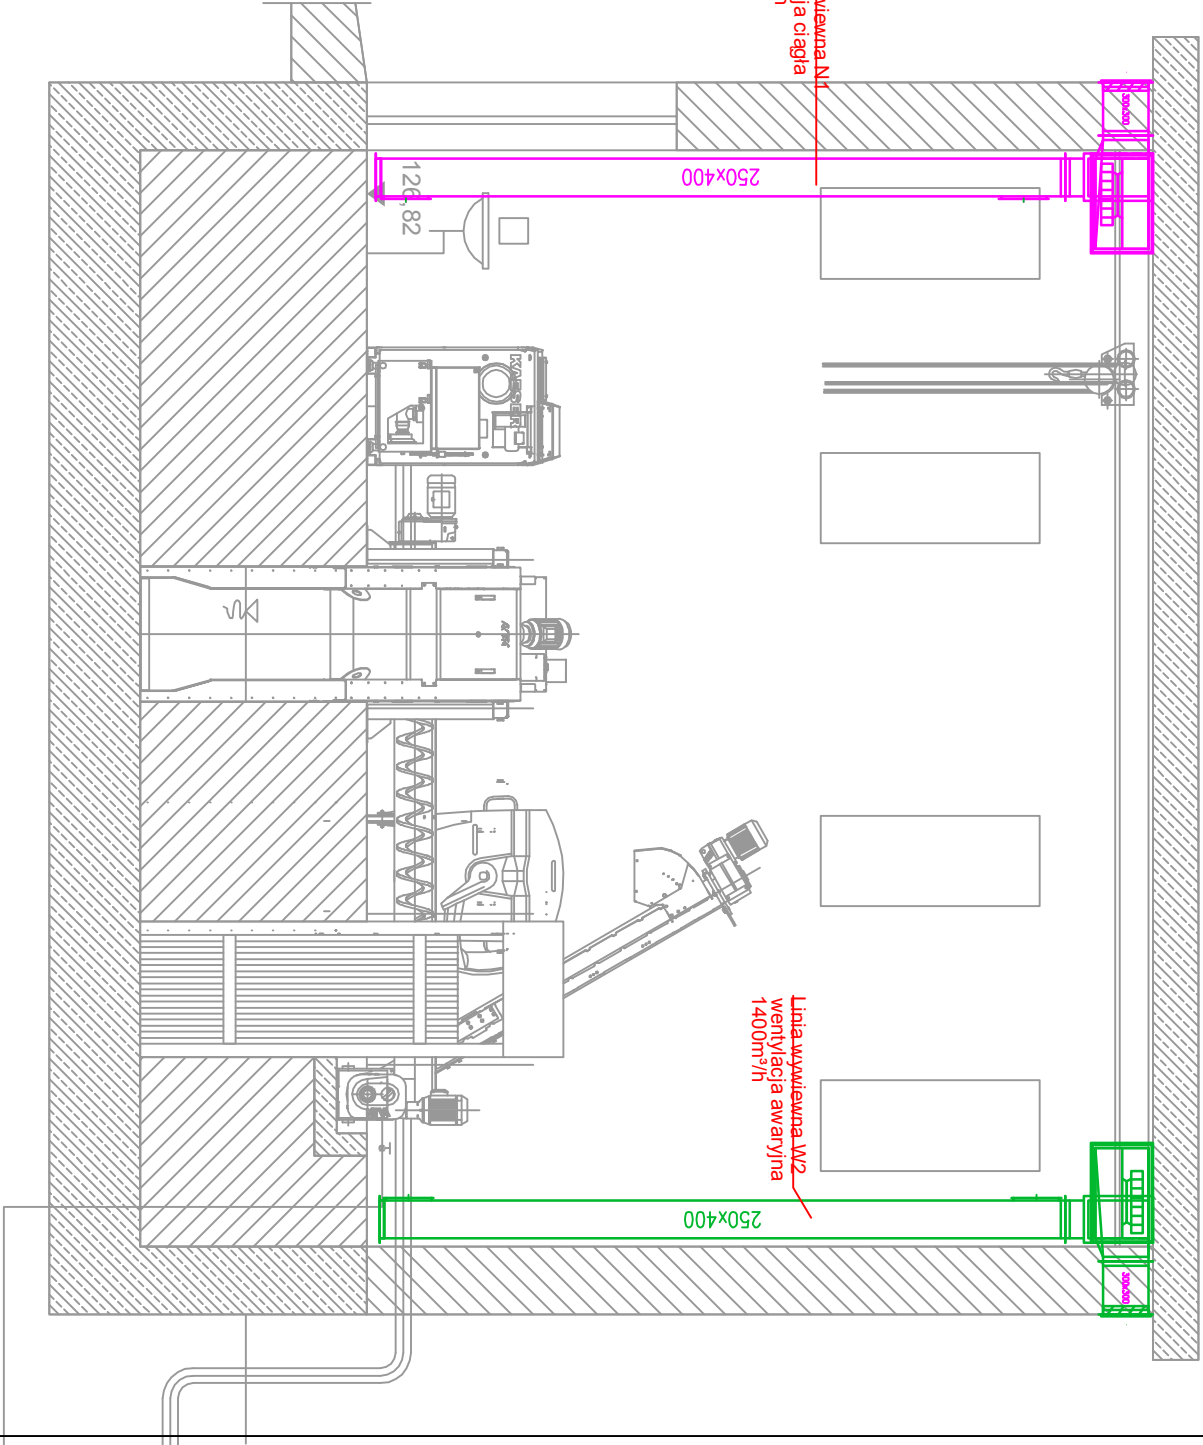

	Przedsiębiorstwo Projektowo-Usługowe PROJEKO Sp. z o.o.	64-920 Pila ul. Okrzei 18 tel. 0-67/214-22-40, fax 0-67/214-22-50
Zamawiający:	Przedsiębiorstwo Wodociągów i Kanalizacji OSTRÓDA Sp. z o.o. Tyrowo 104; 14-100 Ostróda	
Inwestycja:	Modernizacja i rozbudowa oczyszczalni ścieków w Tyrowie	
Opracowanie:	Projekt budowlany modernizacji i rozbudowy oczyszczalni ścieków w Tyrowie	
Temat rysunku: Budynek krat BK i stanowisko ręcznej SKR Wentylacja i ogrzewanie- przekroje		
Projektował: mgr inż. T. Rostecki upr.bud. 7131/64/P/2002 w spec. HVAC+ wod-kan	Opracował:	Sprawdził: mgr inż. A. Chaitas upr.bud. UAN7342/5/96 w spec. HVAC+ wod-kan
Data: marzec 2011	Stadium: PROJEKT WYKONAWCZY	Branża: SANITARNA
		Skala: 1:50
		Nr projektu: 099/PW/S-2/10
		Revizja: 01
		Nr rysunku: ISO2